






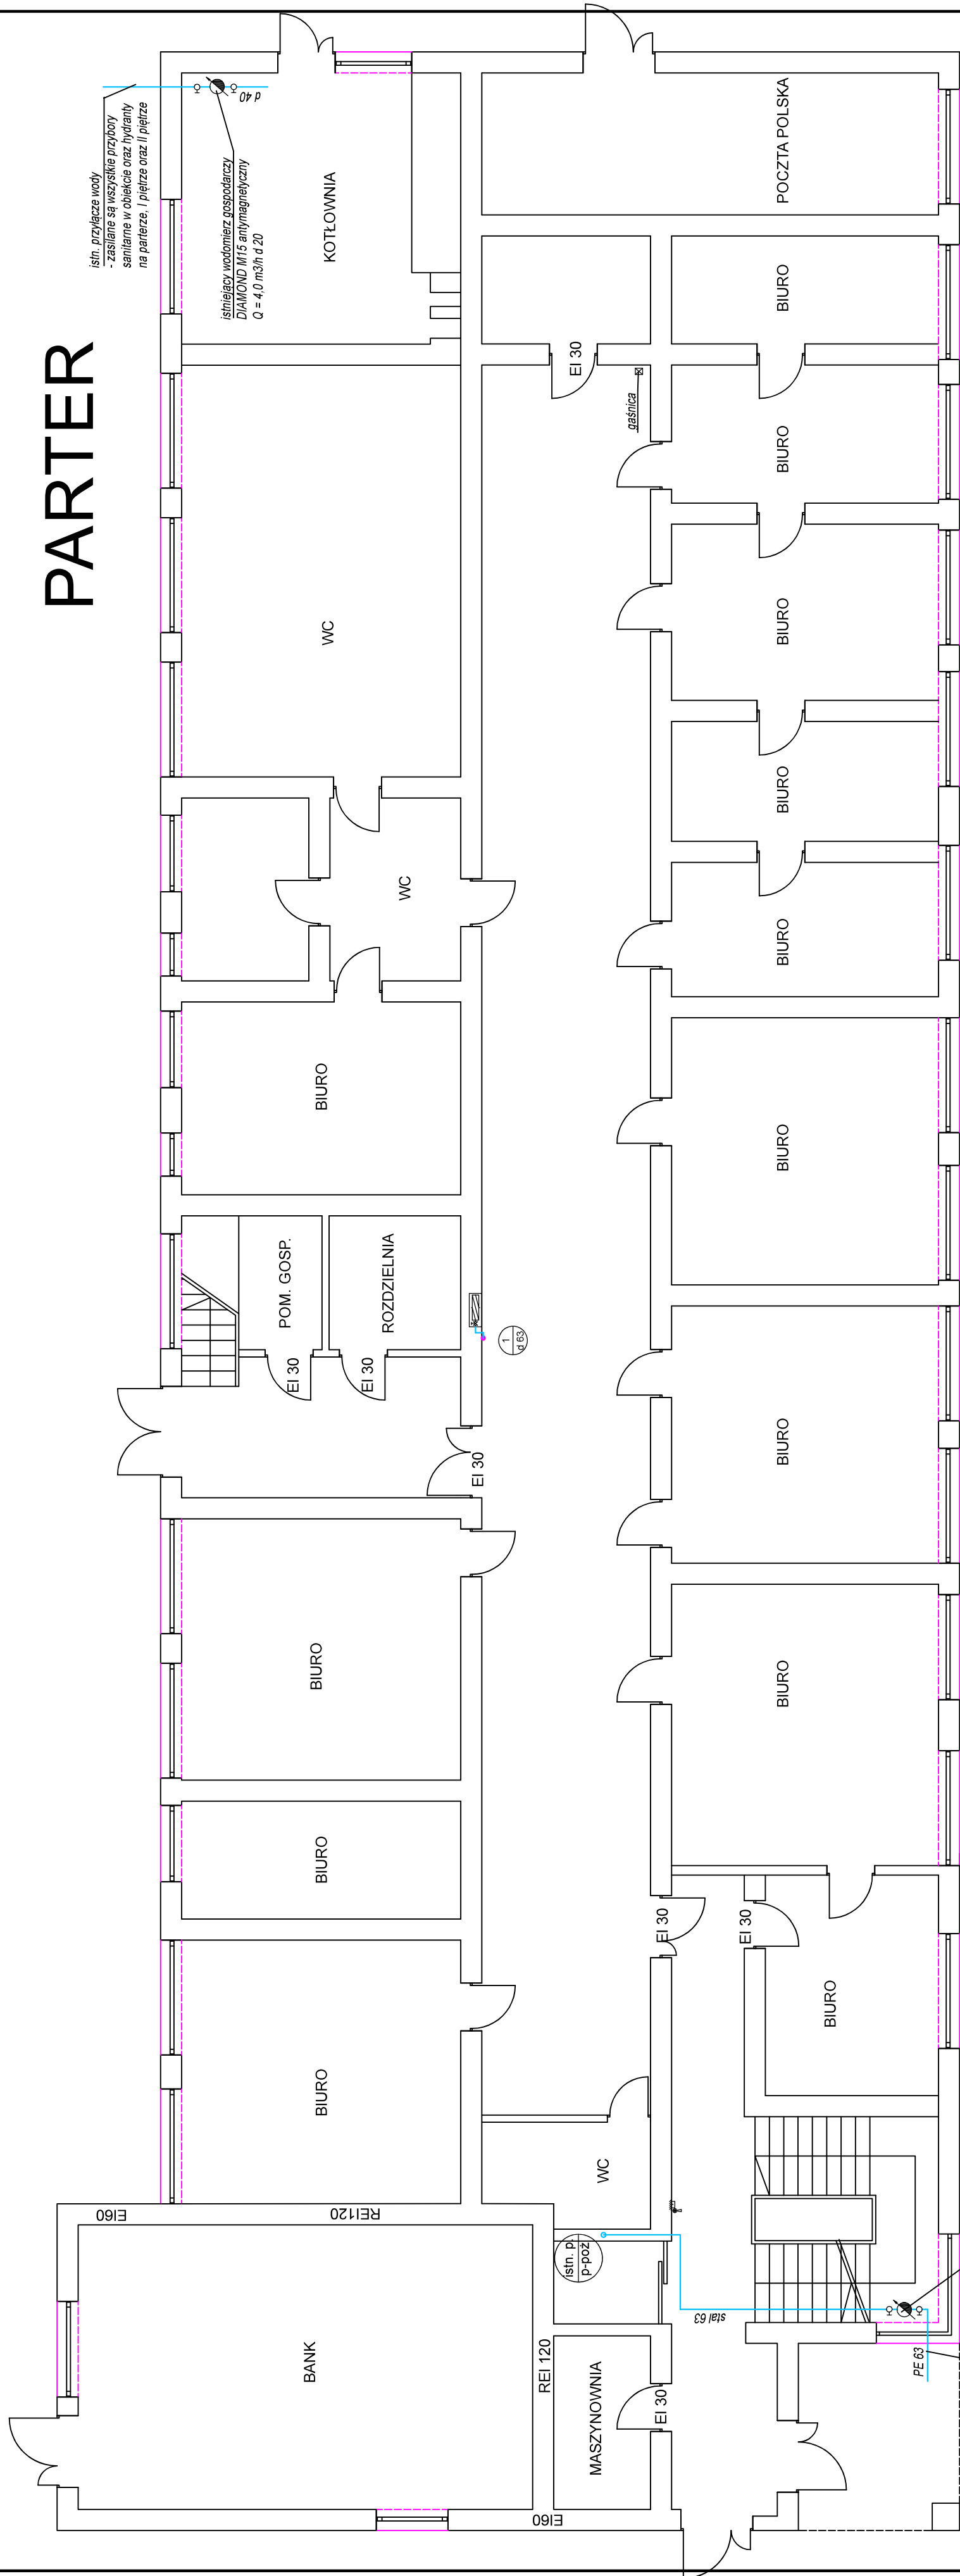


PARTER



 NIASTOPROJEKT SP. Z O.O.	ul. 3 Maja 19 05-500 Białystok TEL. (23) 851 666 TEL. (23) 851 558	
	Ciepłota i Komfort	
Branża: Instalacje	Cn 554	Faza: Projekt Budowlany
Opis: Projektowanie wewnętrznej instalacji hydraulicznej w budynku Urzędu Gminy Zembrzydowice		
Temat: rysunku RZUT PARTERU		
Autor projektu: mgr inż. I. Swarowska		
Nr uprawnień: 31560 Kt; 380/79 Kt		
Sprawdził:		
Nr uprawnień:		
Pracował: Autor		
Prezes zarządu: inż. bud. S. Serafin		
Data wykonania: 11.2017 Skala: 1:100		
Licencja: INTELICAD #1243352		

Legenda:

- | | |
|---|---|
|  | istn. hydrant wewnętrzny DN 25 z węzłem posztytynym o di. 20 mm z miejscem na gasnicę |
|  | istn. hydrant wewnętrzny DN 25 z węzłem posztytynym o di. 20 mm z miejscem na gasnicę |
|  | istn. gasznica |
|  | istn. przycisk alarmowania pożarowego |
|  | projektowana instalacja p-poż |
|  | istniejąca instalacja wodociągowa |

